

alle E-Bauteile

	Klingeltaster
	Sprechstelle mit Monitor
	EDV-Steckdose UP
	Steckdose zweifach
	Steckdose einfach
	Wechselschalter
	Serienschalter, UP
	Ausschalter
	Wandauslass-UP
	Deckenauslass-UP
	Taster, UP, 1S
	Jalousie-Schalter
	UV-Hager FWU52K3
	Raumthermostat, UP
	Elektroherd
	Jalousie-Motor

Stromkreise:

- SK1: Zimmer
- SK2: Flur/Bad/Küche
- SK3: Wohnen/Essen
- SK4: Waschmaschine
- SK5: Trockner
- SK6: Geschirrspülmaschine
- SK7: Arbeitssteckdosen
- SK8: Kühlschrank
- SK9: Heizkreisverteiler (RTH)
- SK10: Elektro-Herd m. Backofen


Hinweiß:

nachfolgende Stromkreise sind separat auf UV-MV zu legen.

	Raumthermostate
	Steckdose Backofen
	Steckdose Mikrowelle
	Steckdose Kühlschrank
	Steckdose Spülmaschine
	Steckdose Waschmaschine
	Steckdose Trockner
	Arbeitssteckdosen Küche
	Anschluss Elektroherd

Alle Maße ab \square KFFB !!

Installation nach DIN 18015-3 2007-09

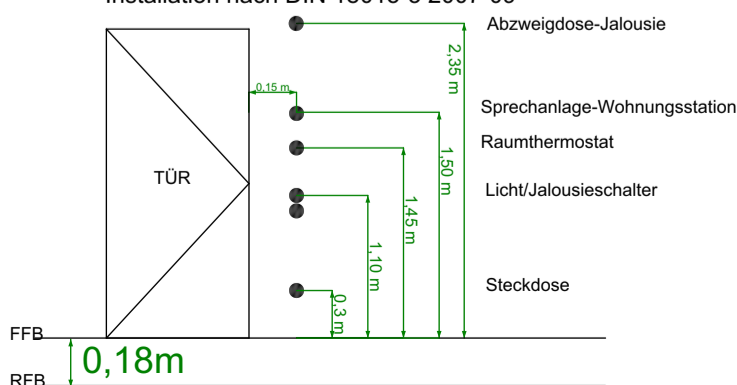

Höhe WL Bad/WC : 1,9m
 Höhe Schalter
 Schlafzimmer (Bett): 0,75m
 Höhe WL Terrasse: 1,85m
 Höhe Dunstabzug: 2,0m
 Höhe Mikrowelle: 1,55m

Fußbodenaufbau : + 18cm

Elektroinstallation 1.OG - Haus 3 --- Wohnung 38 ---

Bauherr:	Immo-Chalet-Wohnbau GmbH Carl-Schneider-Straße 18 77955 Ettenheim	Neubau von 3 MFH mit Tiefgarage Otto-Stoelcker-Straße 77955 Ettenheim Flst.Nr.: 10310/6
Architekt:	Ralf Rauer - Eugen-Lacroix-Str.1A - 77955 Ettenheim	
gezeichnet:	Datum: 30.11.2022	Name: Thomas Engist
geprüft:	Inhalt: 1.OG-Haus3	Zeichnungs-Nr.:
	Maßstab: 1:50	Format: DIN A3

**Elektro
Schönberger**
GmbH & Co. KG

Frohmannstr.17 - 79268 Bötzingen
 Tel. 07663 93450
 Fax 07663 934567
 E-Mail: info@elektro-schoenberger.de
 Internet: www.elektro-schoenberger.de