


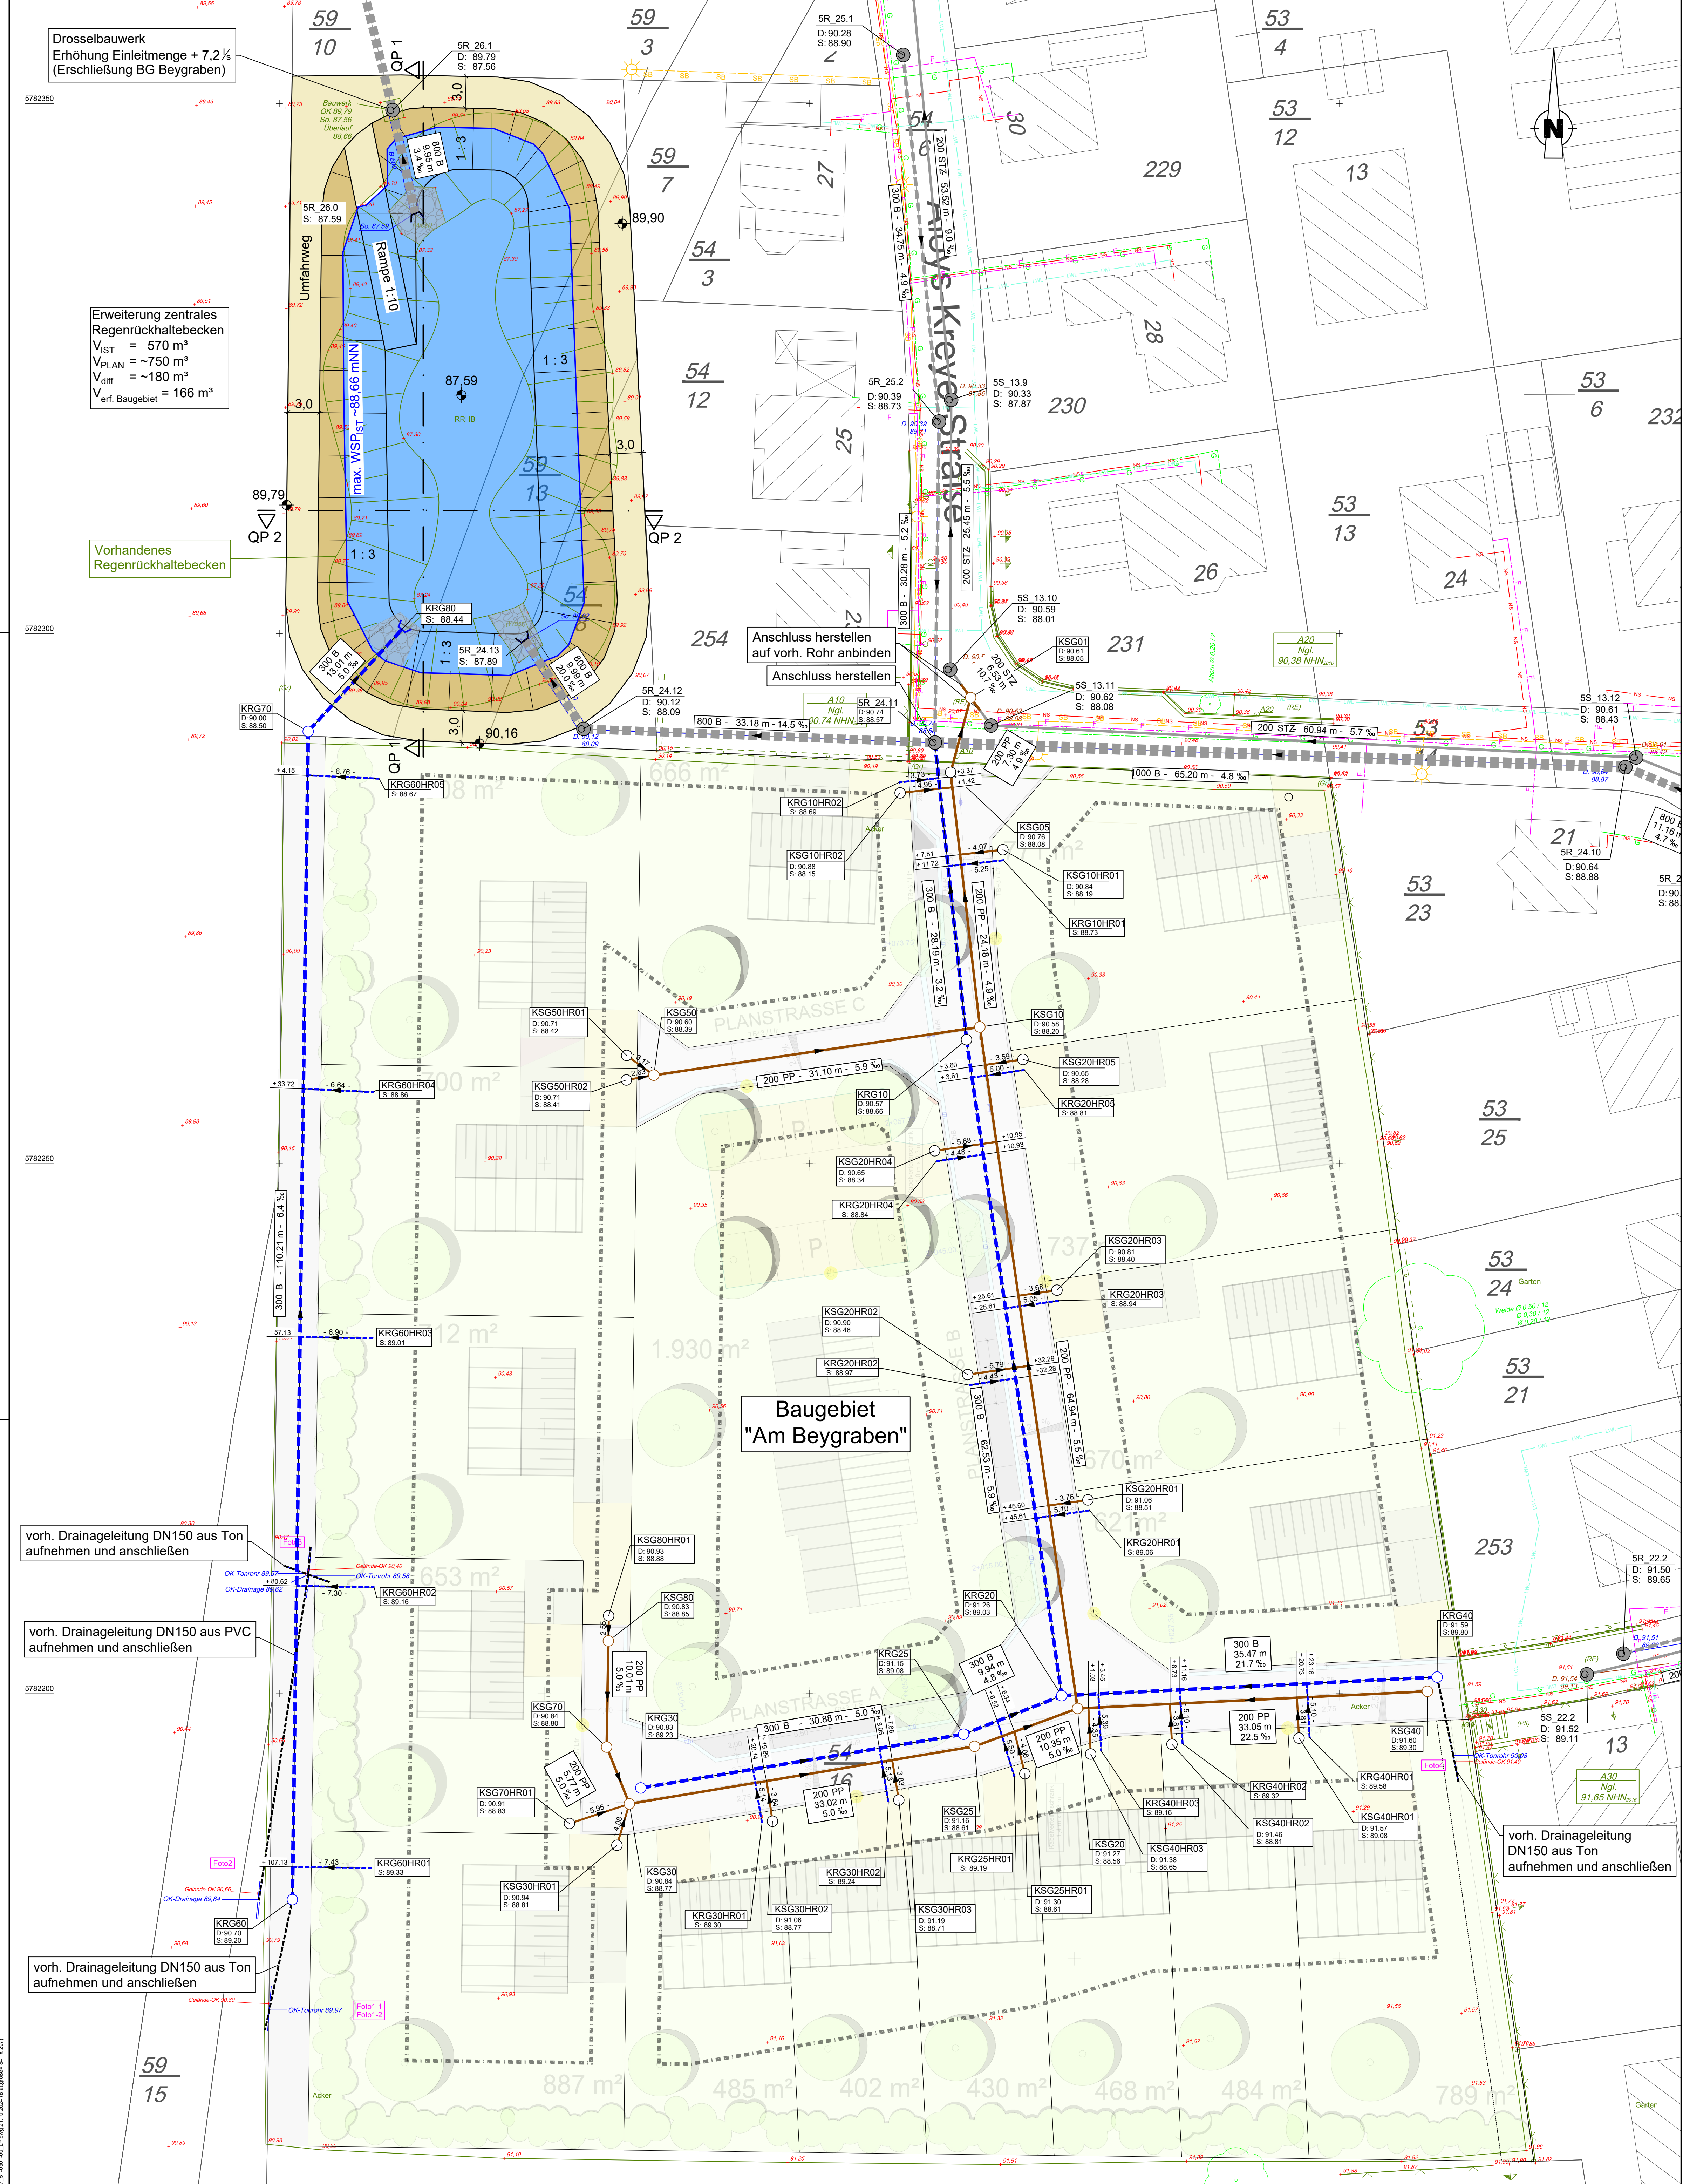

Legende

Vorh. Schmutzwasserkanalisation

Vorh. Regenwasserkanalisation

Gepl. Regenwasserkanalisation mit Durchmesser, Material, Länge und Gefälle

Gepl. Regenwasser-Einstiegsschacht mit ID-Nummer, Deckeloberkante und Schachtschle, Trassenhöhenbeschriftung

Gepl. Schmutzwasserkanalisation mit Durchmesser, Material, Länge und Gefälle

Gepl. Schmutzwasser-Einstiegsschacht mit ID-Nummer, Deckeloberkante und Schachtschle

Baugrenze

Bestandsvermessung

Legende Versorgungseinrichtungen

Trinkwasser (Betreiber)

Gasleitung (AVACON)

E-Leitung (AVACON)

Fernmeldeleitung (Telekom)

Leitung Straßenbeleuchtung (AVACON)

Deutsche Glasfaser

Die dargestellten Bestandsleitungen der einzelnen Versorgungsträger wurden aus den Bestandsunterlagen der Betreiber übernommen, für die Genauigkeit und Vollständigkeit übernehmen wir keine Gewähr! Dargestellte Tiefenlagen (wenn nicht bekannt) wurden angenommen. Vor Baubeginn sind sämtliche Versorgungsleitungen erneut durch die ausführende Baufirma anzufragen, es sind die Schutzanweisungen der Versorgungsträger zu beachten!

Die Katasterunterlagen wurden dem Amtlichen Liegenschaftskatastersystem (ALKIS) entnommen und sind daher unverbindlich. Für die genaue Lage der Grenzen ist eine Grenzfeststellung einzuleiten.

Quelle: Auszug aus dem Geobasisdaten der Niedersächsischen Vermessungs- und Katasterverwaltung © 2022

Weitergabe und Vervielfältigung der Zeichnung, sowie Verwertung und Mitteilung ihres Inhalts ist ohne unsere ausdrückliche Genehmigung nicht gestattet!

Index	Änderung	gezeichnet	Freigabe

Ausführungsplanung

Harsumer Baulandentwicklungsgesellschaft mbH
Oststraße 27, 31177 Harsum

Erschließung Baugebiet Am Beygraben
in Hönnersum

Lageplan
Entwässerung

Proj.-Nr.: 6077

Zeichn.-Nr.: 51-0301-00

Maßstab: 1:250

Datum: 28.10.2024

bearbeitet gezeichnet geprüft
ckl swi jbü

Pabsch Ingenieure GmbH
Mittelallee 11 | 31139 Hildesheim
Telefon: 05121 7419-0
info@pabsch-ingenieure.de

PABSCH
INGENIEURE