


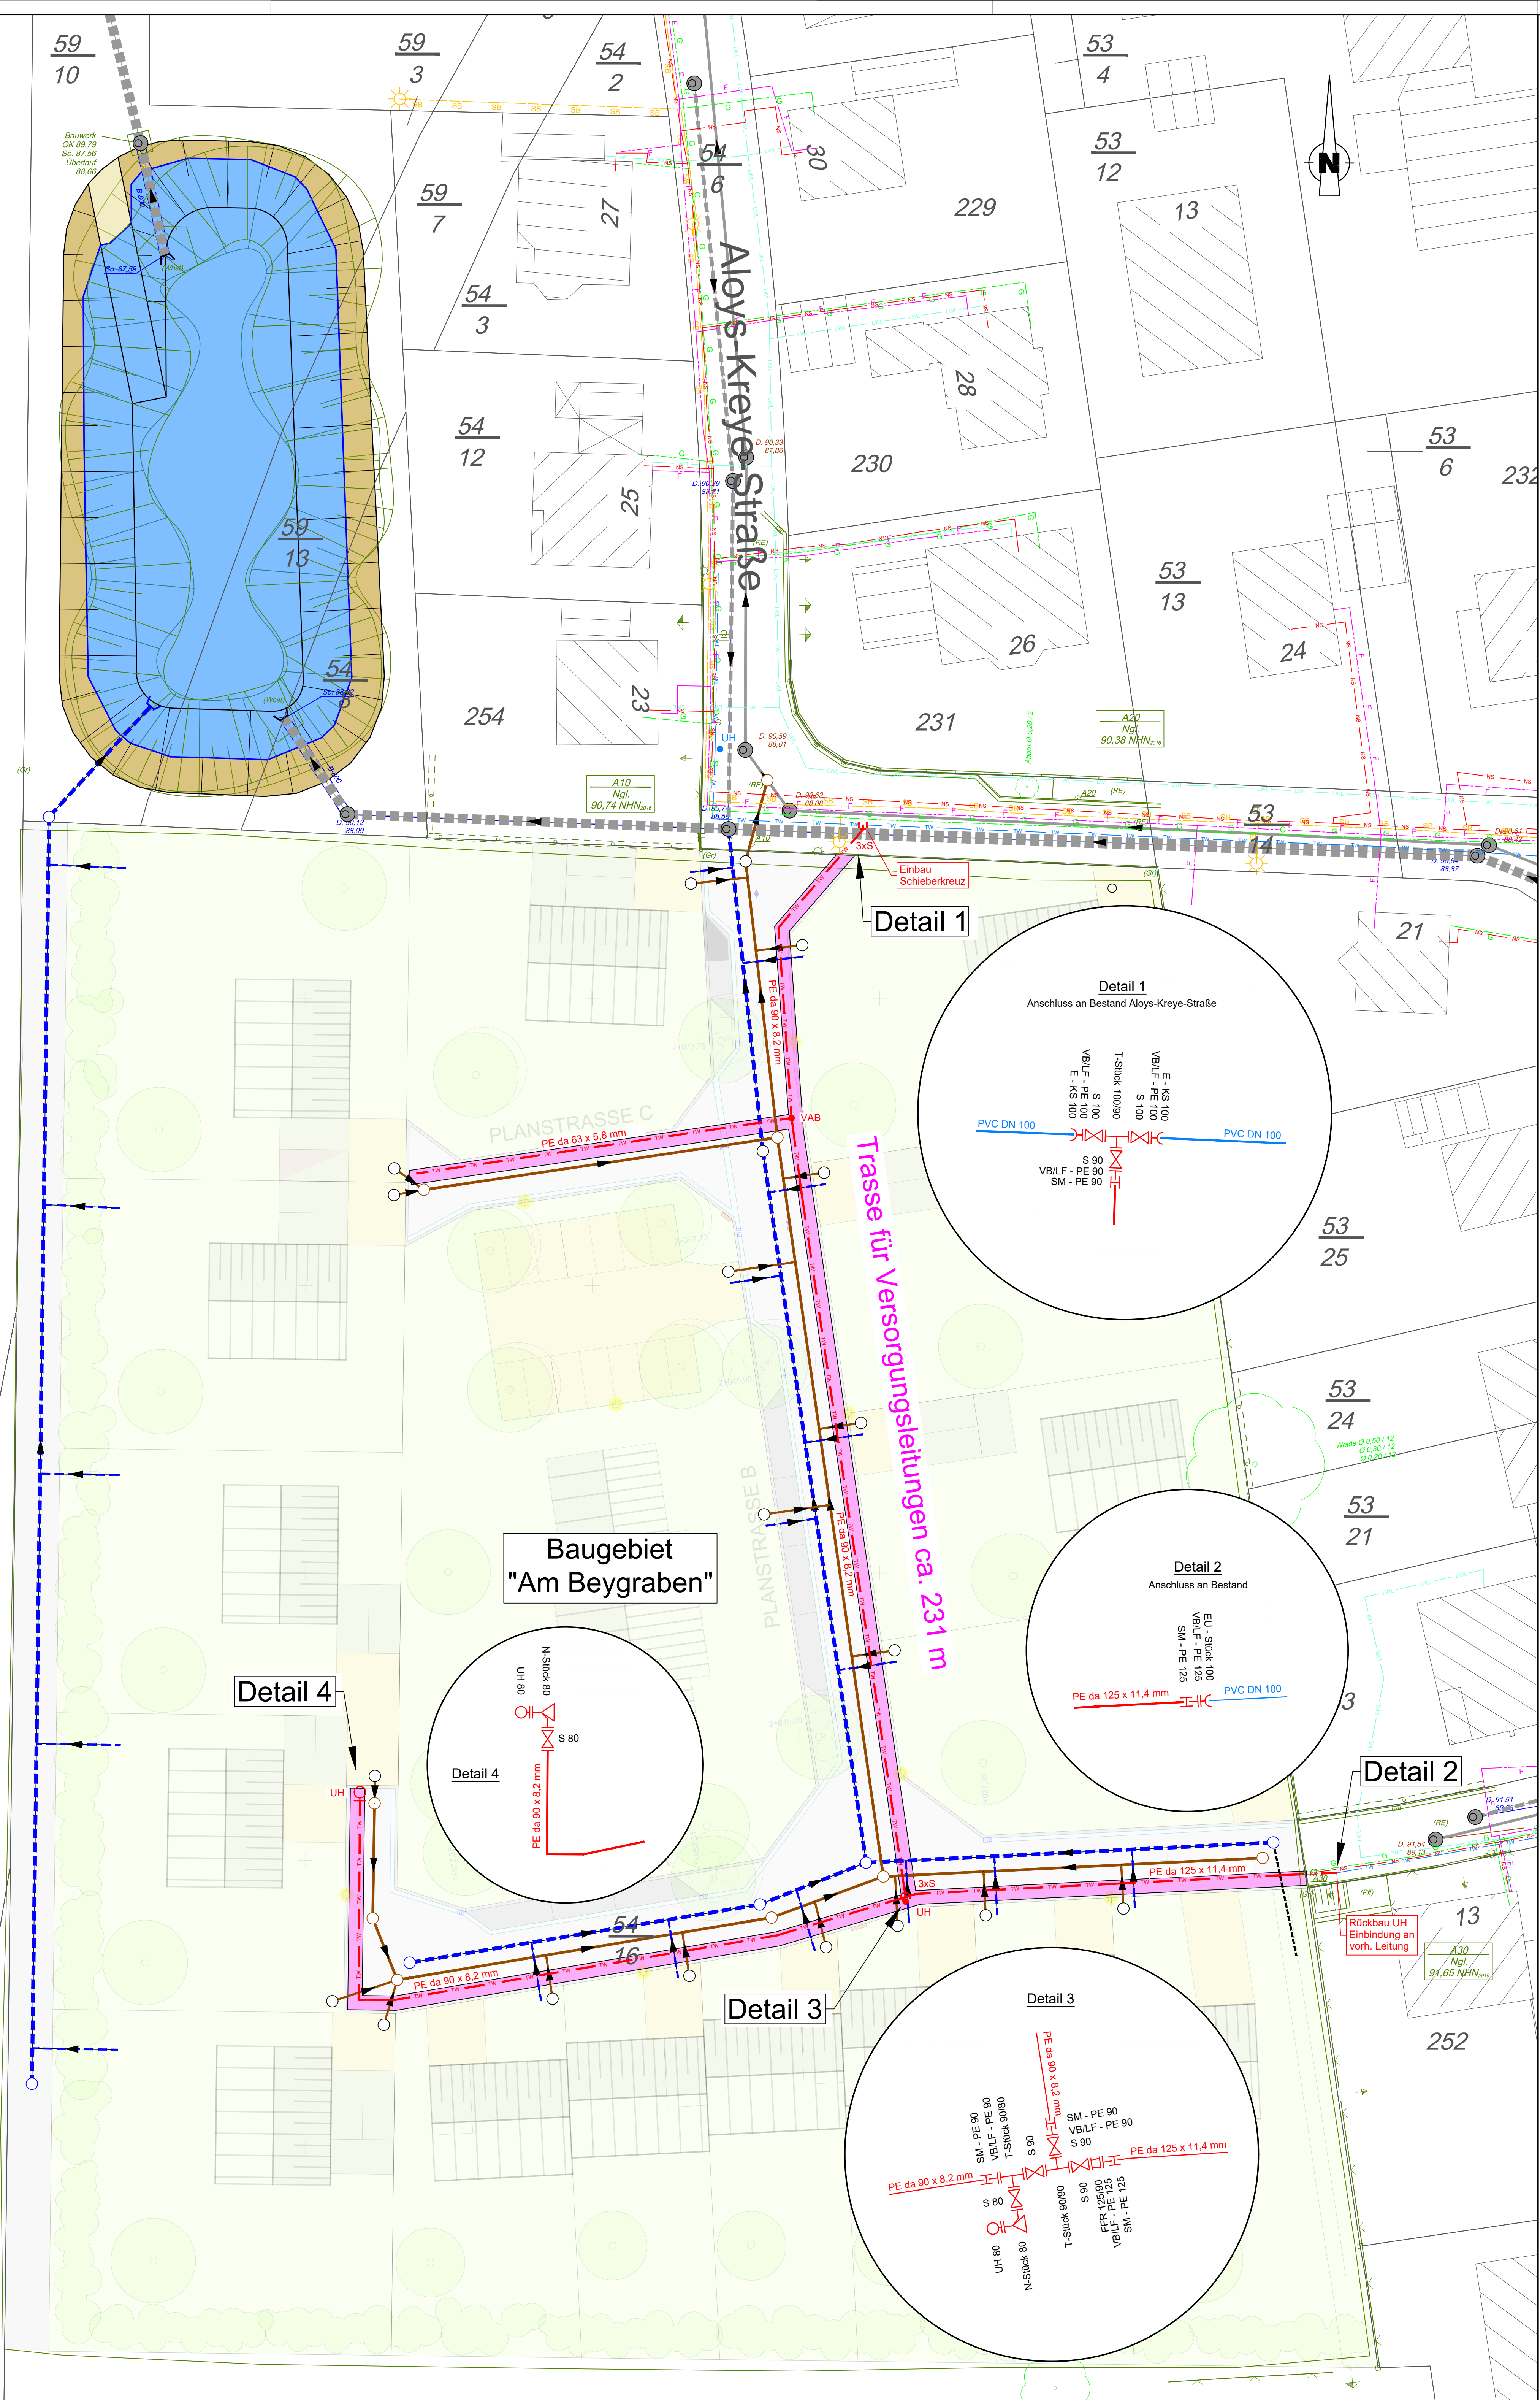

Legende

Vorhandene Kanalisation

Schmutzwasserkanalisation

Regenwasserkanalisation

Geplante Kanalisation

Regenwasserkanalisation

Schmutzwasserkanalisation

Bestandsvermessung

Geplante Versorgungseinrichtungen

Versorgungskorridor

Trinkwasserleitung PE da 63er = 35 m

Trinkwasserleitung PE da 90er = 165 m

Trinkwasserleitung PE da 125er = 40 m

Vorhandene Versorgungseinrichtungen

Trinkwasser (Betreiber)

Gasleitung (AVACON)

E-Leitung (AVACON)

Fernmeldeleitung (Telekom)

Leitung Straßenbeleuchtung (AVACON)

Deutsche Glasfaser

Die dargestellten Bestandsleitungen der einzelnen Versorgungsträger wurden aus den Bestandsunterlagen der Betreiber übernommen, für die Genauigkeit und Vollständigkeit übernehmen wir keine Gewähr!
Dargestellte Tiefenlagen (wenn nicht bekannt) wurden angenommen.
Vor Baubeginn sind sämtliche Versorgungsleitungen erneut durch die ausführende Baufirma anzufragen, es sind die Schutzanweisungen der Versorgungsträger zu beachten!

Die Katasterunterlagen wurden dem Amtlichen Liegenschaftskatastersystem (ALKIS) entnommen und sind daher unverbindlich. Für die genaue Lage der Grenzen ist eine Grenzfeststellung einzuleiten.
Quelle:
Auszug aus dem Geobasisdaten der Niedersächsischen Vermessungs- und Katasterverwaltung © 2022 LGLN

Weitergabe und Vervielfältigung der Zeichnung, sowie Verwertung und Mitteilung ihres Inhalts ist ohne unsere ausdrückliche Genehmigung nicht gestattet!

Index	Änderung	gezeichnet	Freigabe

Ausführungsplanung

Harsumer Baulandentwicklungsgesellschaft mbH

Oststraße 27, 31177 Harsum

Erschließung Baugebiet Am Beygraben

in Hönnersum

Lageplan

Trinkwasser

Proj.-Nr.: 6077

Zeichn.-Nr.: 53-0301-00

Maßstab: 1:250

Datum: 28.10.2024

bearbeitet ckl

gezeichnet swi

geprüft jbü

Pabsch Ingenieure GmbH

Mittelsäule 11 | 31139 Hildesheim

Telefon: 05121 7419-0

info@pabsch-ingenieure.de

PABSCH

INGENIEURE