


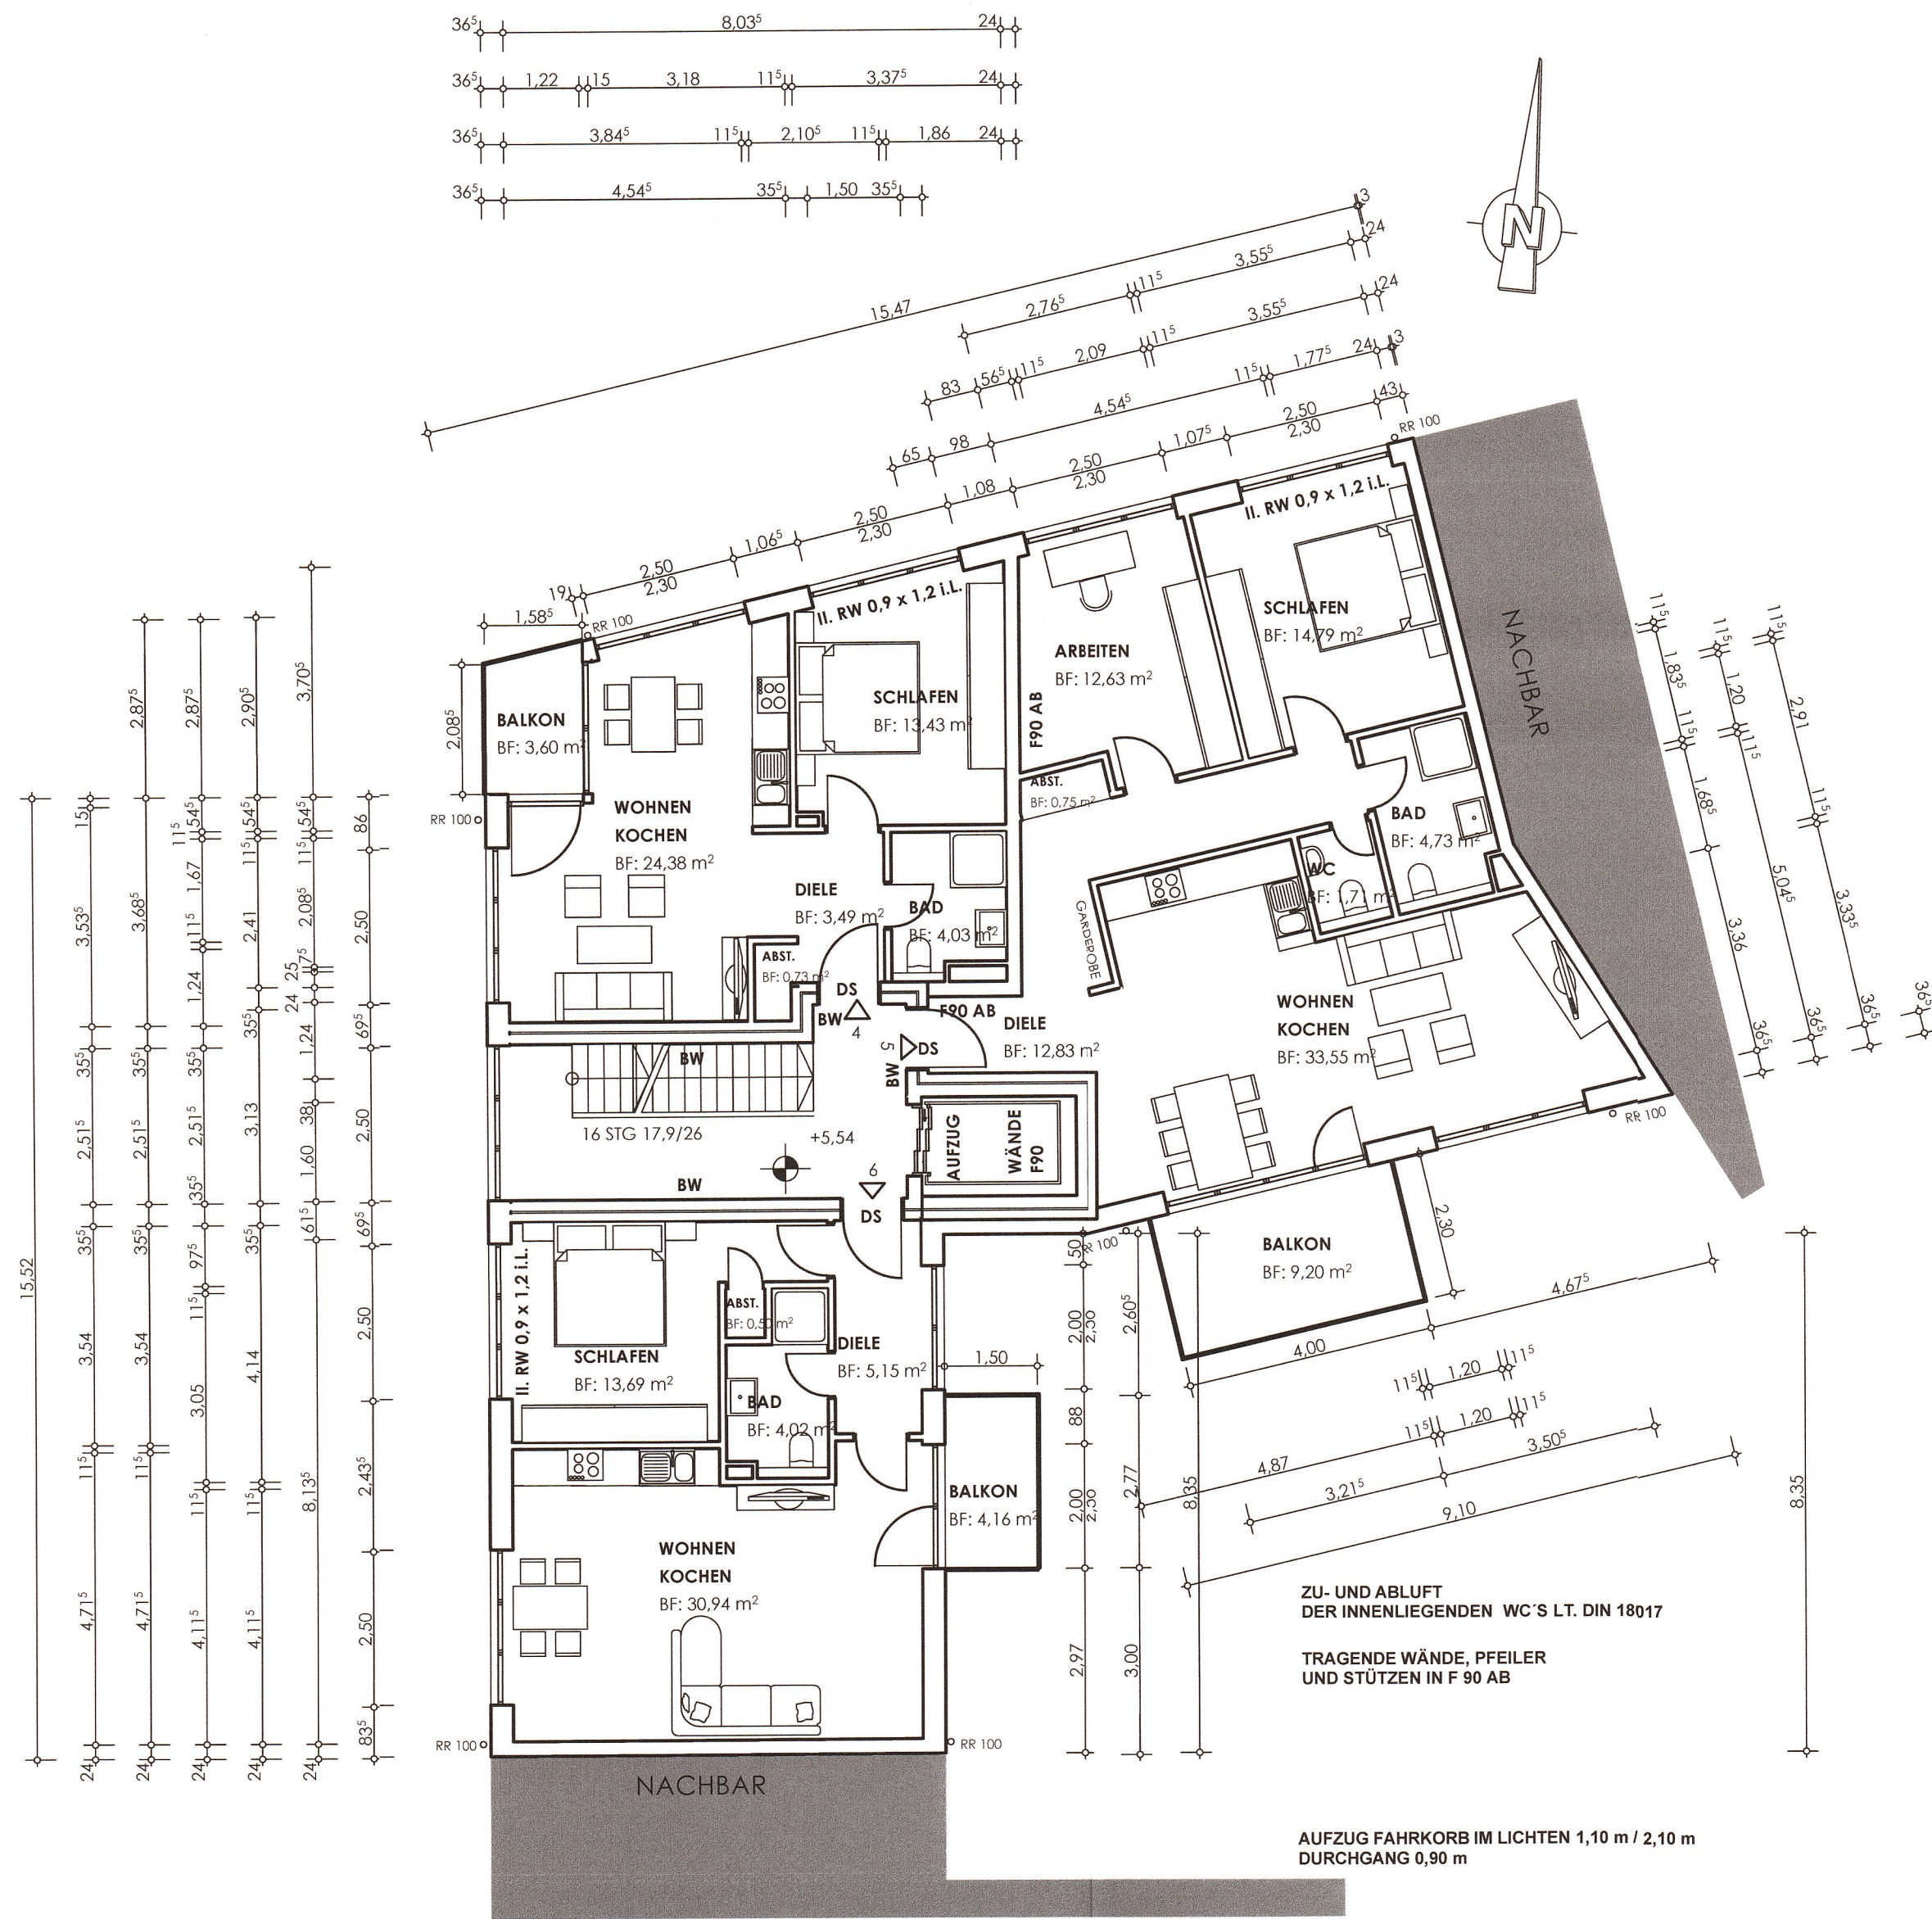


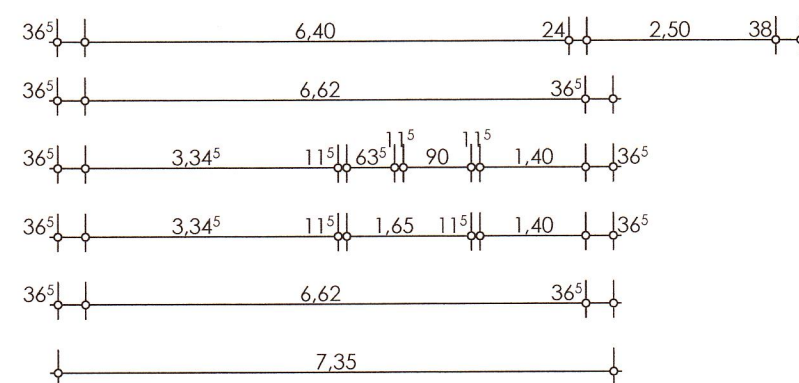


2. OBERGESCHOSS

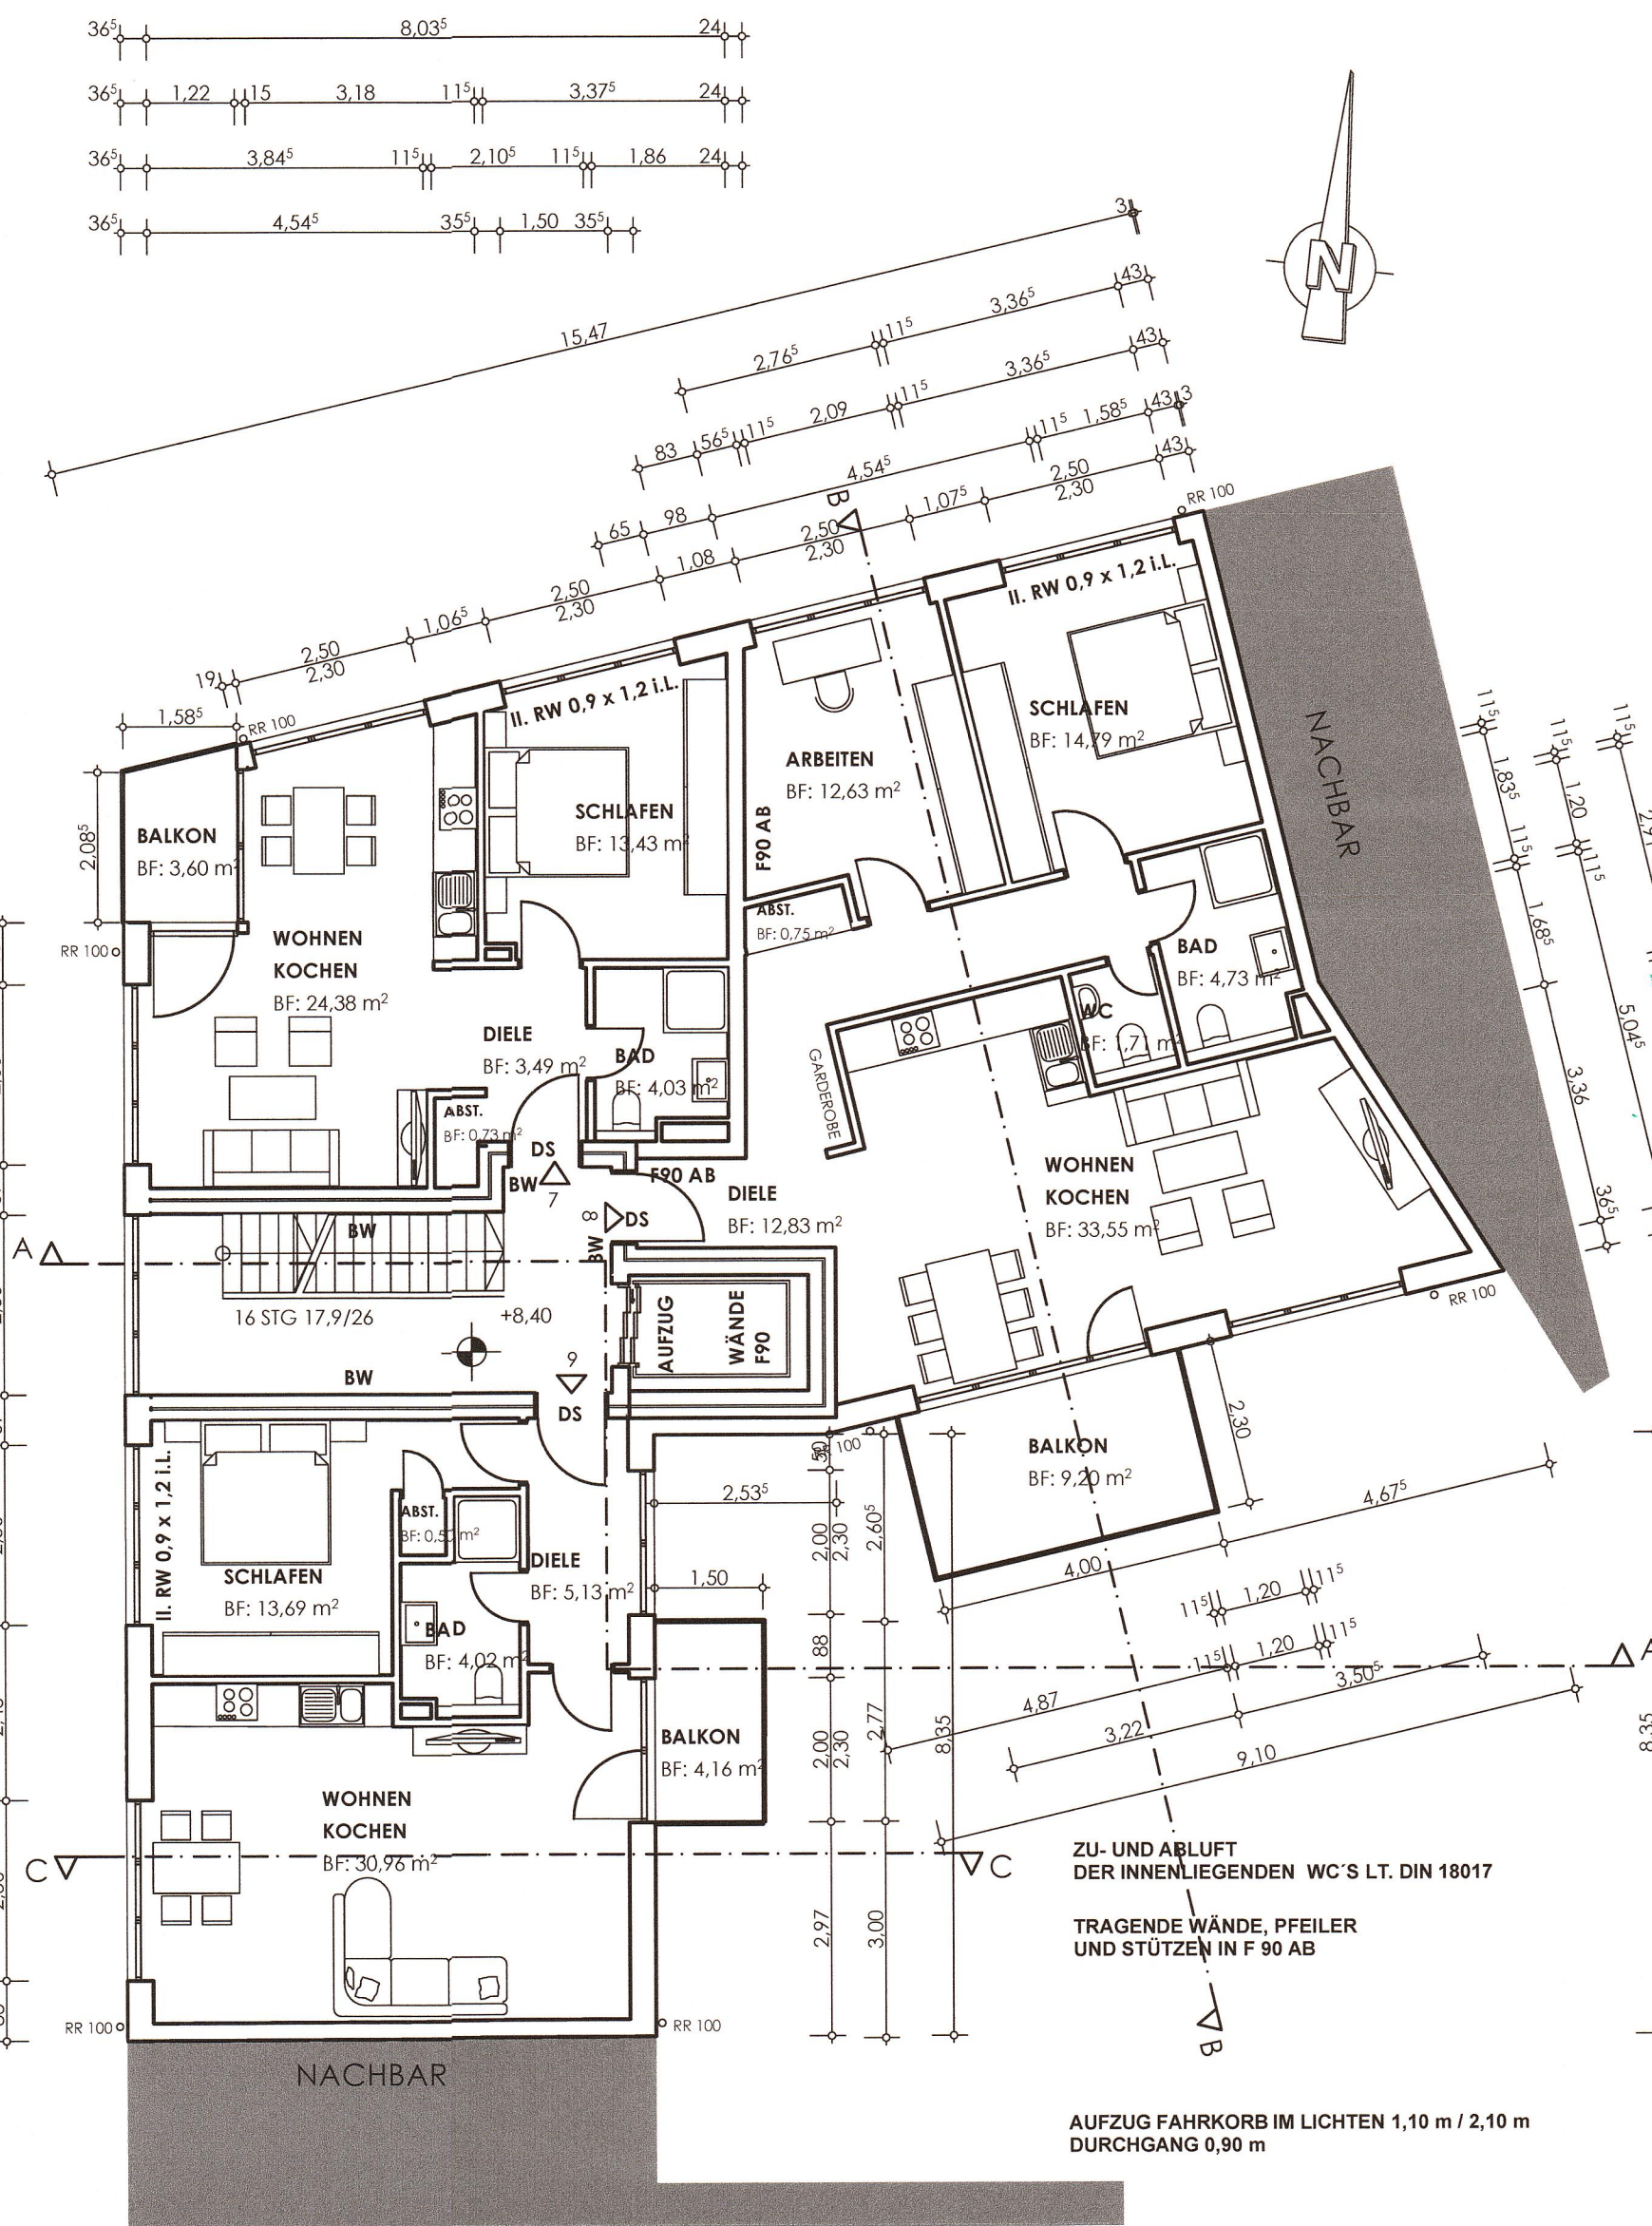

LÜFTUNGSANLAGE MIT WÄRMERÜCKGEWINNUNG
NACH ANGABE DES FACHPLANERS

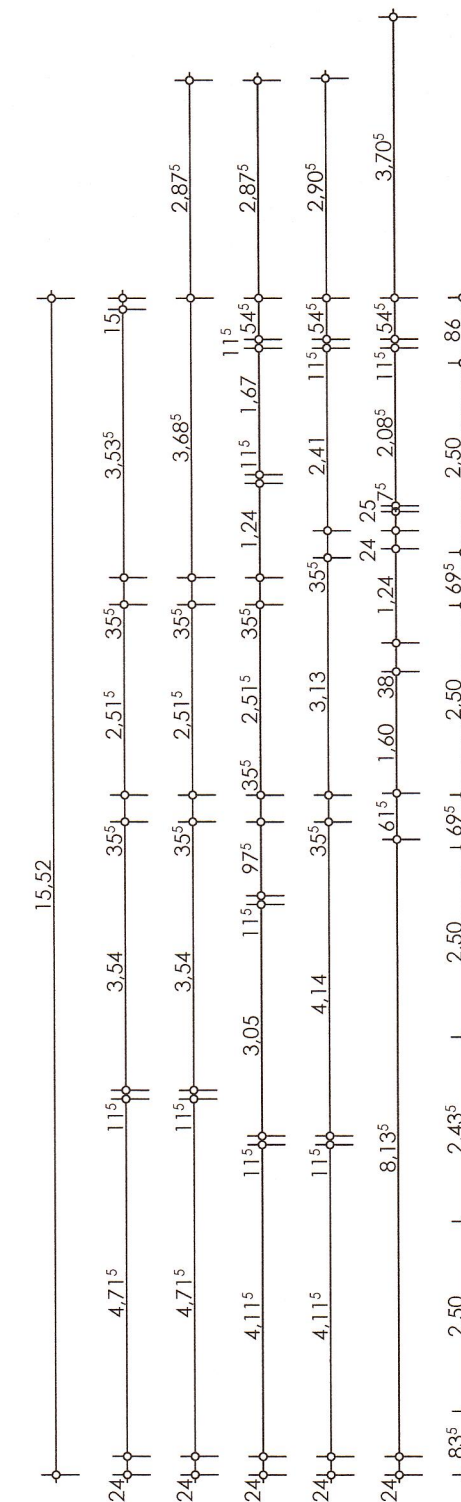

3. OBERGESCHOSS

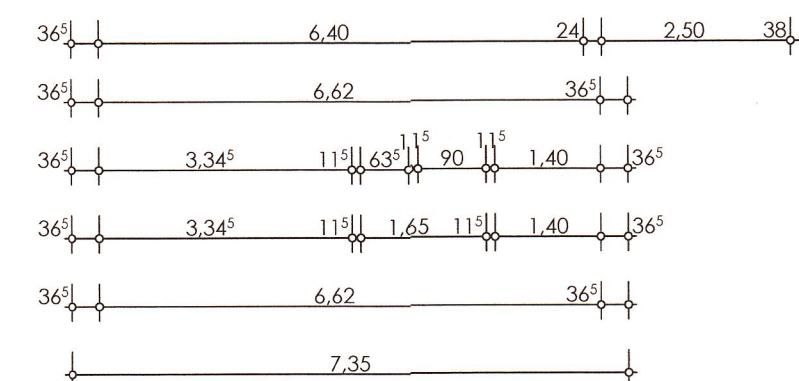

LÜFTUNGSANLAGE MIT WÄRMERÜCKGEWINNUNG
NACH ANGABE DES FACHPLANERS

Gem. § 68 BauO NRW
Geprüft
Wuppertal, 13. Juli 2018
Untere Bauaufsichtsbehörde
- R. 105.2 -
I.A.: A. Klemme

Genehmigt durch
Bauschein
vom 27. AUG. 2018
Stadte Wuppertal
Untere Bauaufsichtsbehörde

PROJEKT
ERRICHTUNG EINES
MEHRFAMILIENHAUSES
ALTE DORFSTR. 65 , 42327 WUPPERTAL

BAUHERR
VAPOR ENERGIE BAU GMBH
HAFIZ BALIJA
FELDER STR.69 , 42651 SOLINGEN


UNTERSCHRIFT BAUHERR

PLANINHALT
GRUNDRISS 2.OG + 3.OG

MASSSTAB 1: 100 BLATTGRÖSSE 914 x 750

DATUM 26.06.2017 BLATT.NR. 2017/8274

ARCHITEKTURBÜRO DAHLHAUS
NEUENHOFER STR.39 42349 WUPPERTAL
FON 0202 403260 FAX 0202 403670
E-MAIL info@architektur-dahlhaus.de
INTERNET architektur-dahlhaus.de
© ARCHITEKTURBÜRO DAHLHAUS

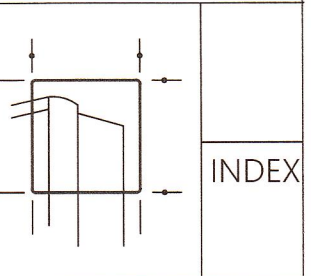

INDEX